

LEGENDA - IRRIGAÇÃO

—	Tubulação enterrada
⊙	Hidrometro
RG	Registo Geral
BO	Bombamento do Sistema
HD	Hidrometro

LISTA DE MATERIAIS PARA IRRIGAÇÃO



DESCRIÇÃO	UNIDADE	QUANTIDADE
Bomba Centrífuga, com Motor Elétrico	UN	1,00
Conjunto Hidráulico pr instalação da Bomba DN=32mm	UN	1,00
Tubo de Polietileno (PEAD), DN=32mm	M	231,00
Registo Borboleta 3/4	UN	6,00
Aspersor tipo spray	UN	29,50
Tamena Bixa 3/4	UN	1,50

LEGENDA - DRENAGEM

—	Tubo Dreno 100mm Perfurado Enterrado
—	Tubo PVC 100MM Branco
CP	Caixa de Passagem pr Rede de Drenagem

LISTA DE MATERIAIS PARA DRENAGEM

DESCRIÇÃO	UNIDADE	QUANTIDADE
Caixa de Passagem Hidráulica em Aço Inoxidável 30x30cm	UN	2,00
Tubo para Drenagem Perfurado, DN=100mm	M	275,00
Tubo PVC Branco, DN=100mm	M	25,50
Comida Filante em Anéis Grossos	M²	3,65
Brita 1	M³	7,32
Manta Geotêxtil	M²	73,15

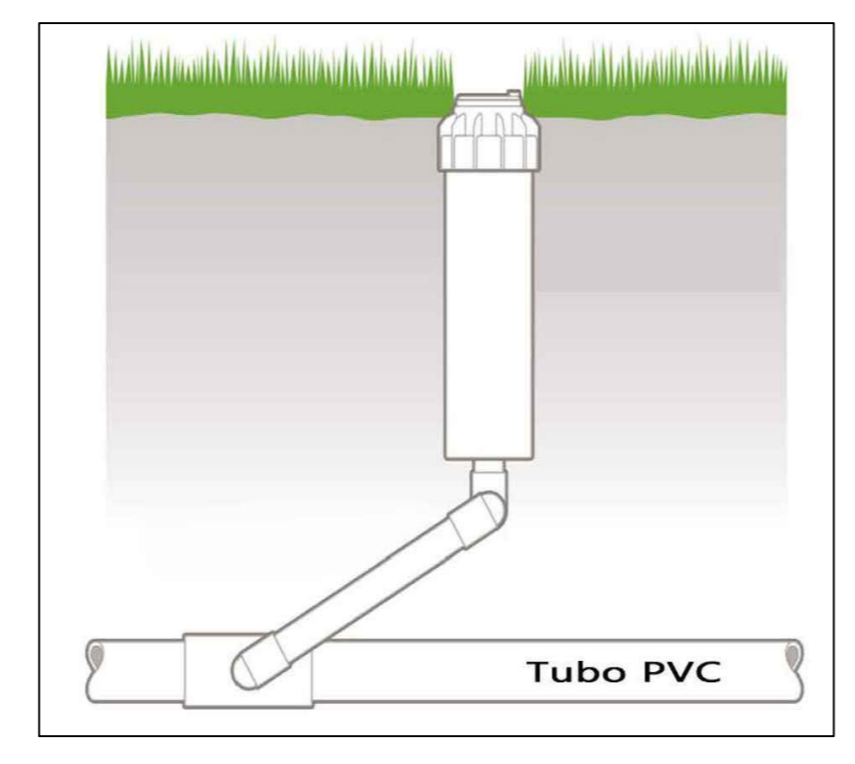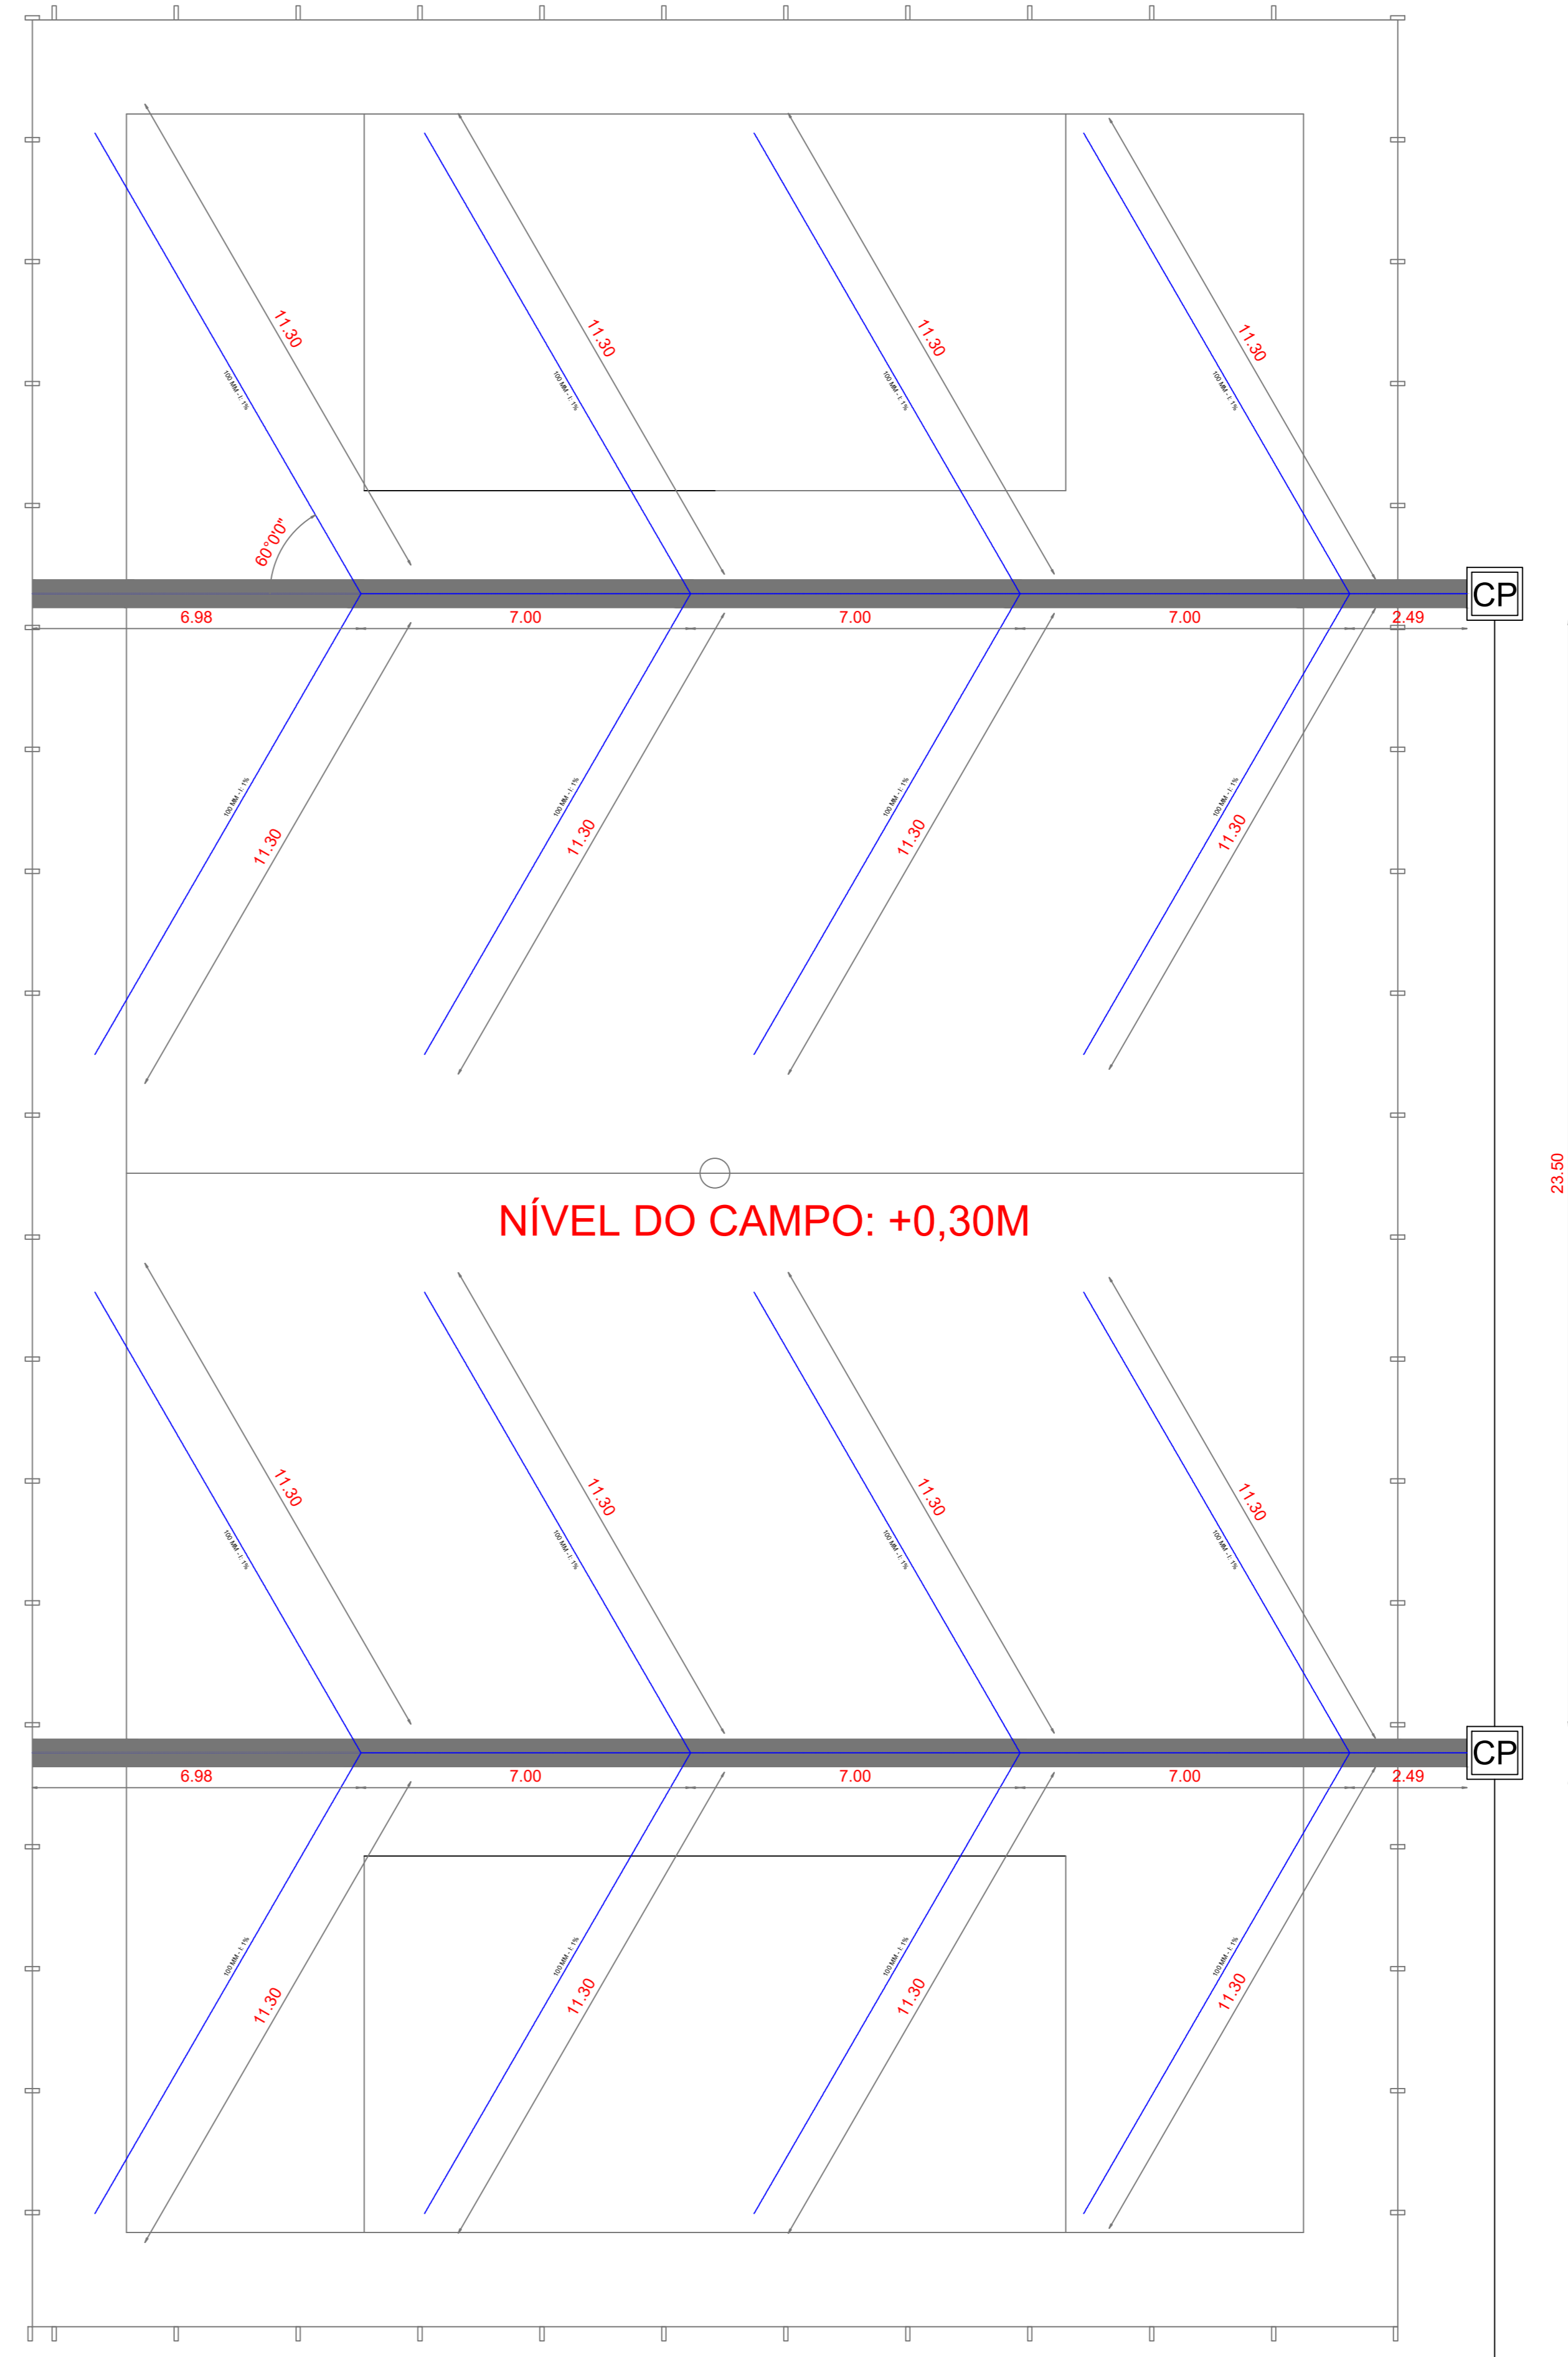

3 DET. ASPERSOR


2 PLANTA BAIXADRENAGEM
ESCALA: 1:100

RESERVATÓRIO ENTERRADO EM CONCRETO ARMADO (Cap. 10.140 litros)


Bomba Centrífuga Trifásica

HIDRÔMETRO


1 PLANTA BAIXA IRRIGAÇÃO
ESCALA: 1:100

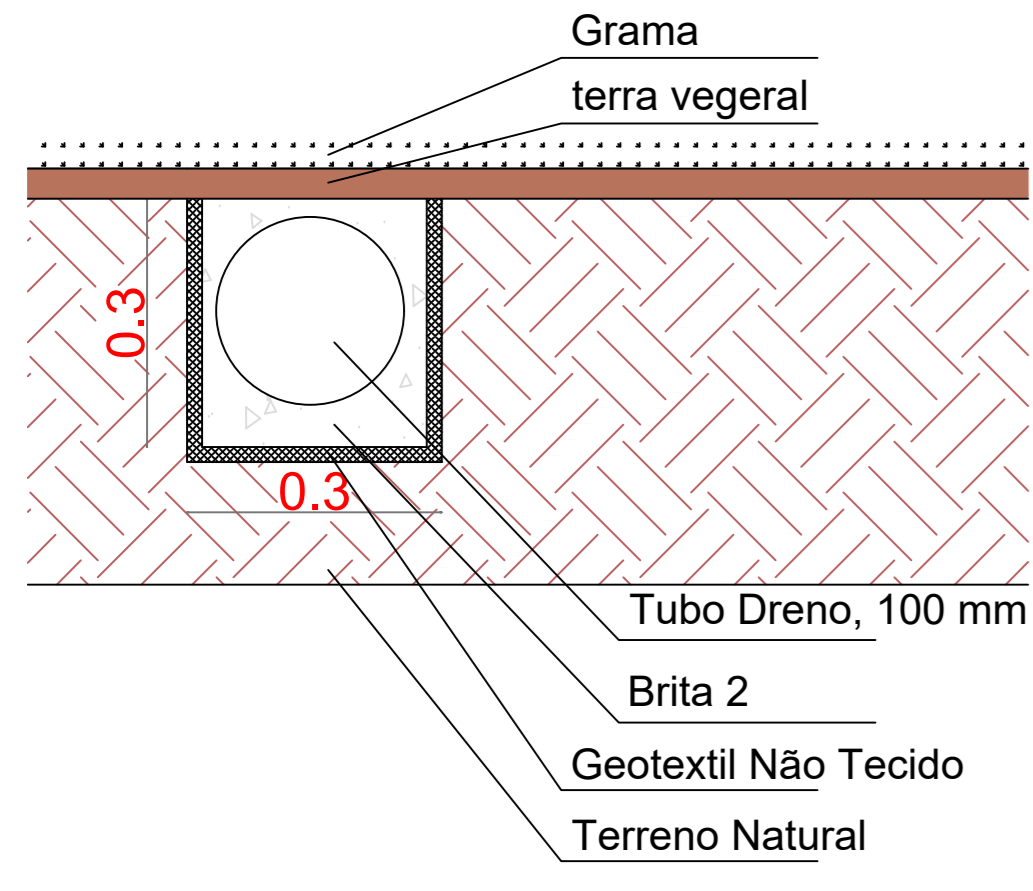

4 DRENO ESPINHA DE PEIXE
SEÇÃO 0,30 X 0,30 m

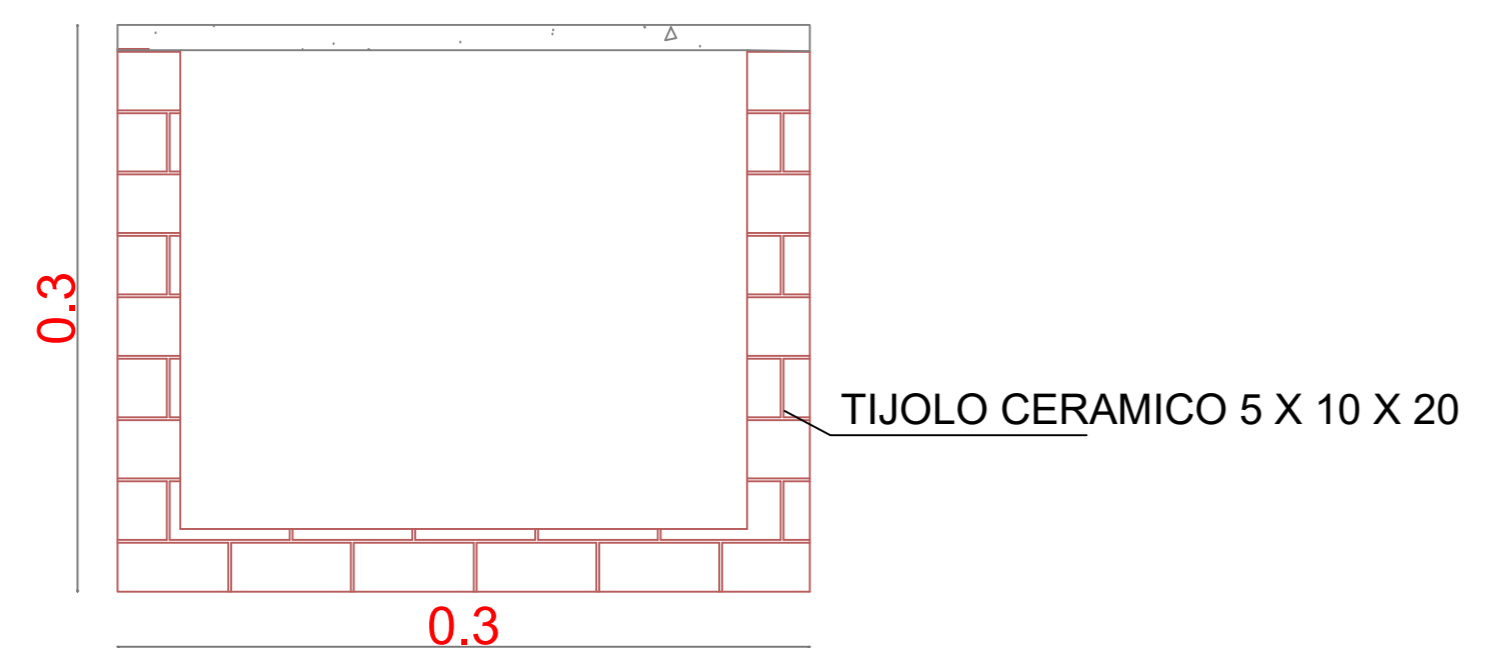

5 Det. Da Caixa de Passagem
SEÇÃO 0,30 X 0,30 m

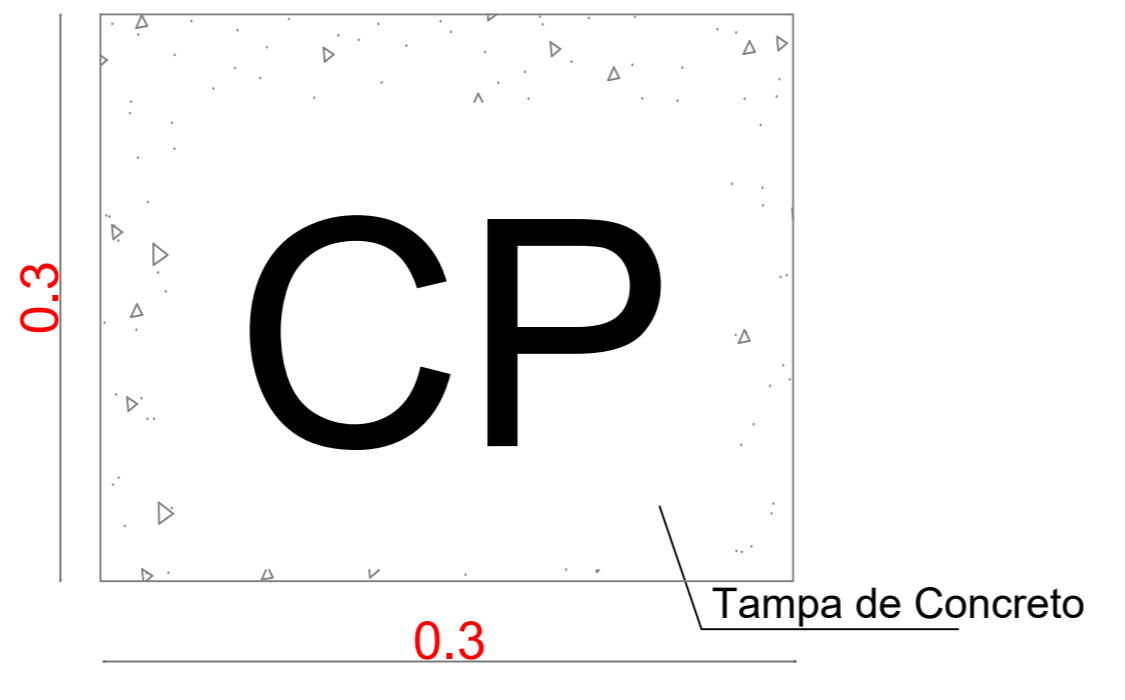

5 Tampa da caixa de Passagem
SEÇÃO 0,30 X 0,30 m

PREFEITURA:	BOMBEIRO OU NATURALIZ:
-------------	------------------------



PROJETO IRRIGAÇÃO E DRENAGEM Folha: 1/2

OBRAS IRRIGAÇÃO DE CAMPO
PROPRIETÁRIO: PREFEITURA MUNICIPAL DE RACHINHO
CNPJ/CPF: 23.063.928/0001-87
ENDEREÇO: Rua Primeiro de Janeiro com Rua Estevão Guedes, S/N

CONTEUDO
PLANTA BAIXA DE IRRIGAÇÃO E DRENAGEM;
DETALHAMENTOS;
LISTA DE MATERIAIS;
LEGENDA

TERRENO: Prefeitura Municipal de Rachinho

ESCALA: CONTO INDICADO DESENHO: MARCOS DATA: AUTOR: Marcos Oliveira Da Silva Engenheiro Civil CREA 013.256/070

